

共用管布設工事 <記入例>



給水装置工事等しゅん工図 (配管分岐図)

(宅地開発用)

水栓 [共用管] 番号 給水引込	① 9999
工事場所	② 和泉市〇〇町五丁目4番11号
部屋(宅地)番号	③ 14号地
指定業者	④ 上水道設備株
主任技術者	⑤ 上水道 太郎
備考	

平面図

- ① 水栓番号、共用管番号、給水引込番号がある場合は記入(既設水栓権利がある場合など)
- ② 工事場所の地名地番を記入
- ③ 工事場所(開発地内)の宅地番号を記入
- ④ 指定給水装置工事事業者名を記入(代表者などは記入しないこと)
- ⑤ 選任の給水装置工事主任技術者を記入

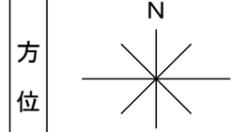
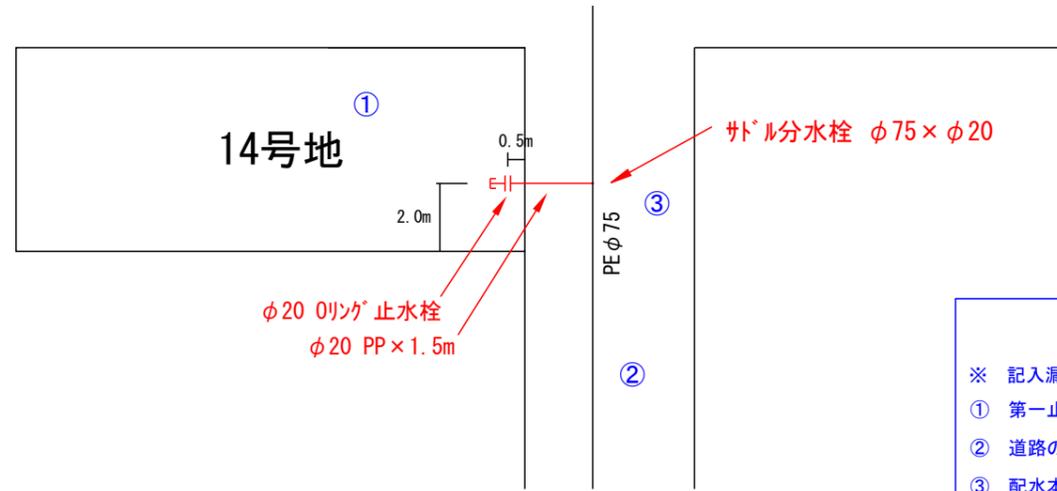


方位
縮尺
1 : 〇〇

- ※ 記入漏れや間違いやすい項目
- ① 第一止水栓のオフセット
- ② 道路の記入(特に角地)
- ③ 配水本管の位置、管種管径
- ④ 給水の引込の場合は断面図記入



位置図

対象の宅地をハッチングし、止水栓位置に×

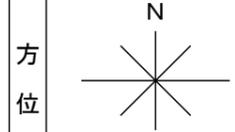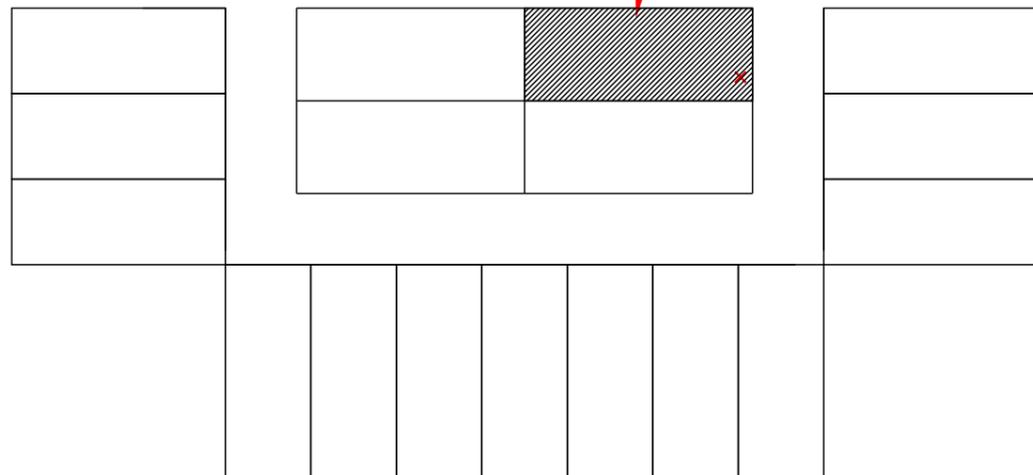

方位
縮尺
1 : 〇〇

断面図

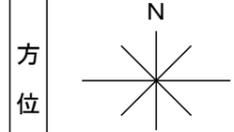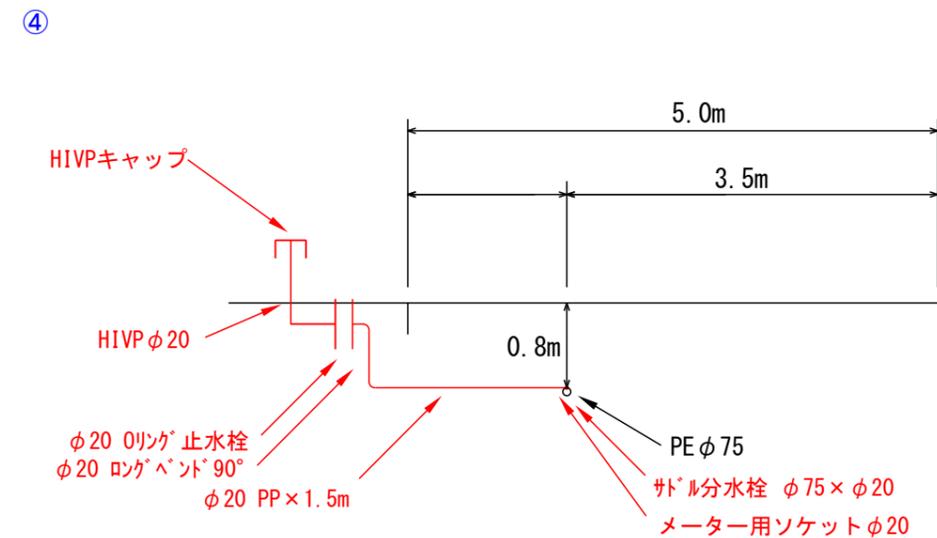

方位
縮尺
1 : 〇〇

※ 写真は、サドル分水栓の位置で本管の寄り・深さがわかるように宅地ごとに撮ること。